



PLANTA BAIXA - ESCADARIA
ESCALA: 1/50

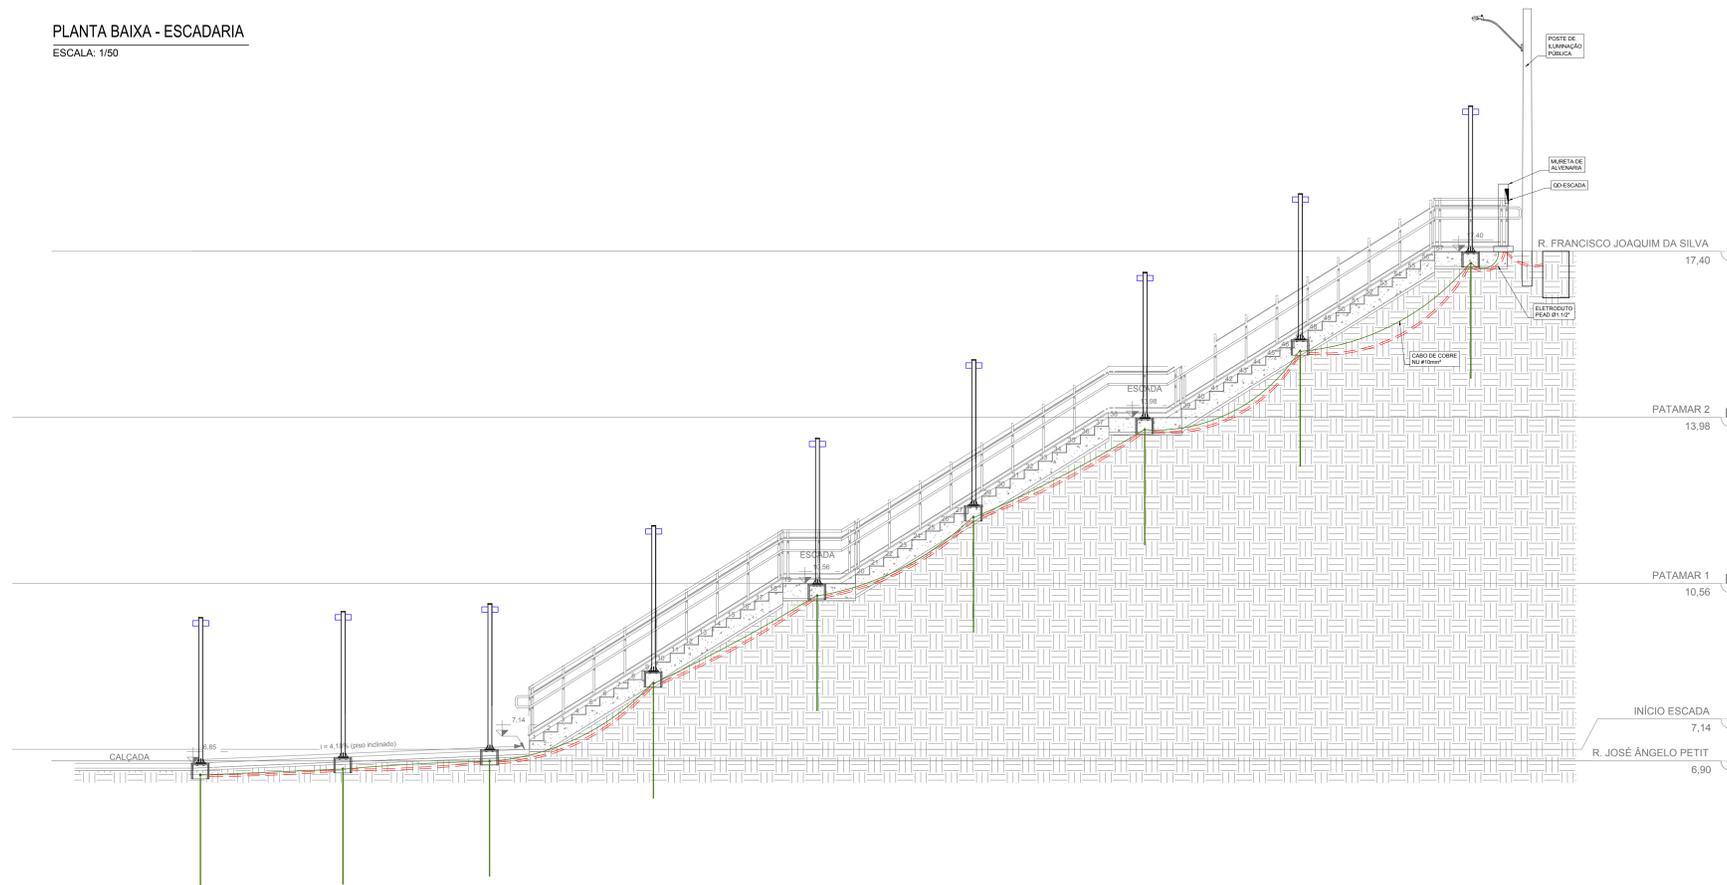


CORTE ESQUEMÁTICO - ESCADARIA
ESCALA: 1/50

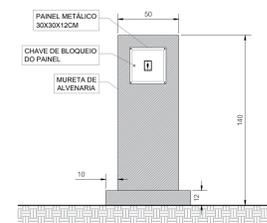

DETALHE
MURETA COM CAIXA DE DISTRIBUICAO ACOPLADA SEM ESCALA


Local	Q.T.	Origem	Fase(s)	P. Instalada	P. Alimentada	P. Instalada	P. Alimentada	P. Instalada	P. Alimentada	0,5 kW	0,5 kVA							
Num.	Descricao			Num.	Seq.	(kW)	(kVA)	A	B	C	(A)	(A)	(mm ²)	Z. cond.	d	% circ.	l.	
1	ILUMINACAO POSTES			1	A	0,45	0,45	2,04	0	0	2,04	16	4	8,7	0,4	50		

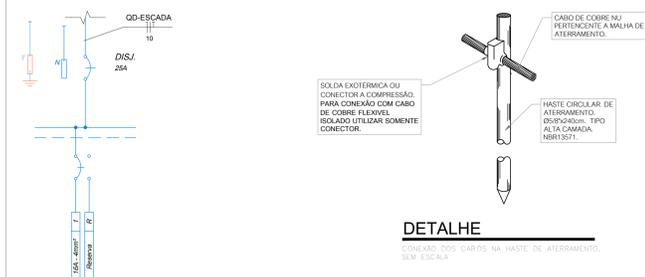


DETALHE
CONEXÃO DOS CABOS NA HASTE DE ATERRAMENTO SEM ESCALA

NOTAS CAIXA ATERRAMENTO

01 - A CAIXA APRESENTADA NO DETALHE É DO TIPO QUADRADA E TEM AS ESPESURAS DE PAREDE PARA CONSTRUÇÃO EM CONCRETO.
02 - A CAIXA PODERÁ SER EM CONCRETO PRE MOLDADO DO TIPO QUADRADA OU CILINDRICA.

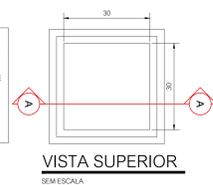


VISTA SUPERIOR
SEM ESCALA

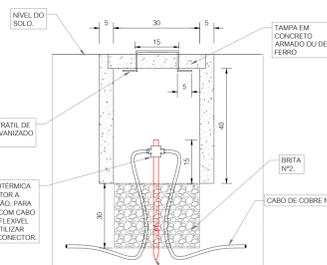

CORTE AA
SEM ESCALA


DETALHE

CAIXA DE INSPECÇÃO DE ATERRAMENTO QUADRADA SEM ESCALA

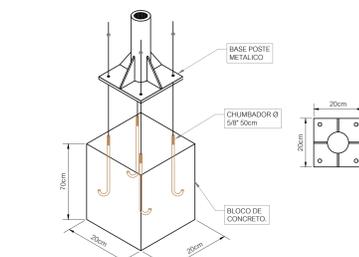


DETALHE

DETALHE DE ATERRAMENTO - BASE DO POSTE METALICO - 1 QUERNO SEM ESCALA

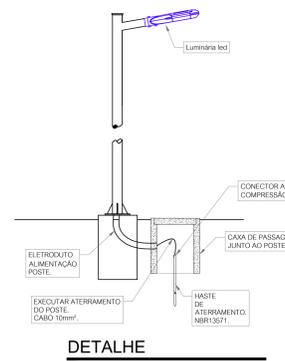

DETALHE

DETALHE DE ATERRAMENTO - POSTE METALICO SEM ESCALA

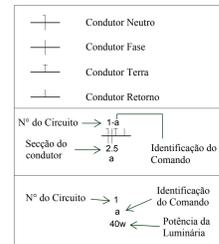

LEGENDA

	POSTE DE ILUMINACAO, COM PROTECCAO IP 67, DE 50W, EFICACIA 100lm/W, TEMPERATURA DE COR 3000K, HV 3m.
	CAIXA DE PASSAGEM EM CONCRETO 300x300.
	ELETRODUTO EM PIAO DE Ø1.1/2\"/>
	QUADRO DE ENTRADA DE ENERGIA.

R/O Nº	ENTREGA PROJETO EXECUTIVO	DESCRICAO	16/12/2021	DATA

CLIENTE: PREFEITURA MUNICIPAL DE BOGUSQUÉ
RESPONSÁVEL TÉCNICO: GUILHERME SILVEIRA DE OLIVEIRA
CREA: 138.99-9

PROJETO ELÉTRICO

ENGEPLANTI
PROJETOS E SUPERVISÃO
Engenheiros Consultoria LTDA / CREA Nº 183388-0 / CNPJ 23.002.867/0001-29
Rua Chibarro Nunes Pinheiro, 130 - CEP 86010-100 - Foz de Iguaçu - Fone: (48) 30969.3345 / e-mail: guilherme@engeplanti.com.br

ORÇAMENTO	PROJEÇÃO MOBILIÁRIA	
PROJETO	EXECUTIVO	FRANQUIA
CONTEÚDO	INDICADA	ELE 01/01

PROJETO: ESCADARIA - PLANTA BAIXA, CORTE ESQUEMÁTICO, DIAGRAMA UNIFILAR E QUADRO DE CARGA
AUTOR: C19-21 - ESCADARIA_ELE_PE-0000kg