
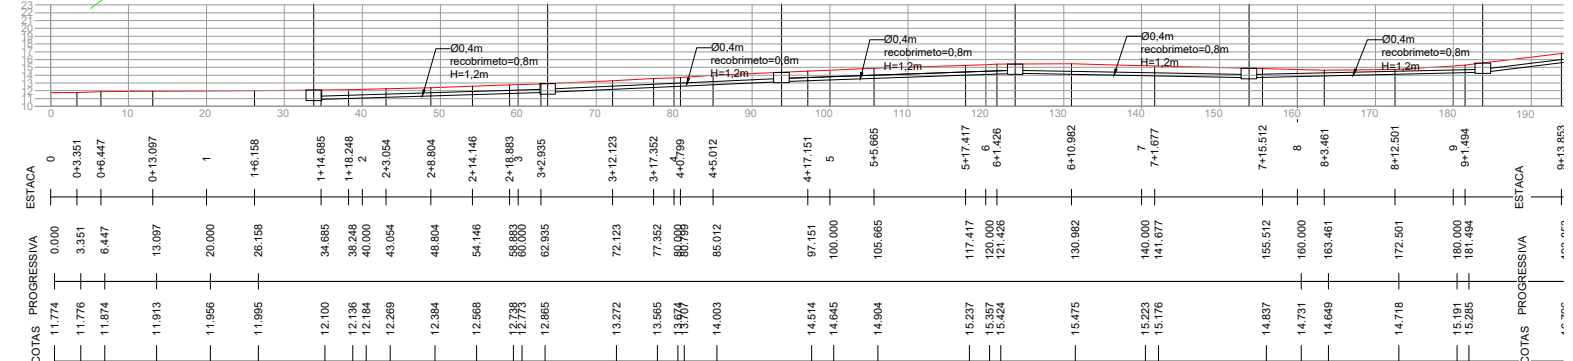
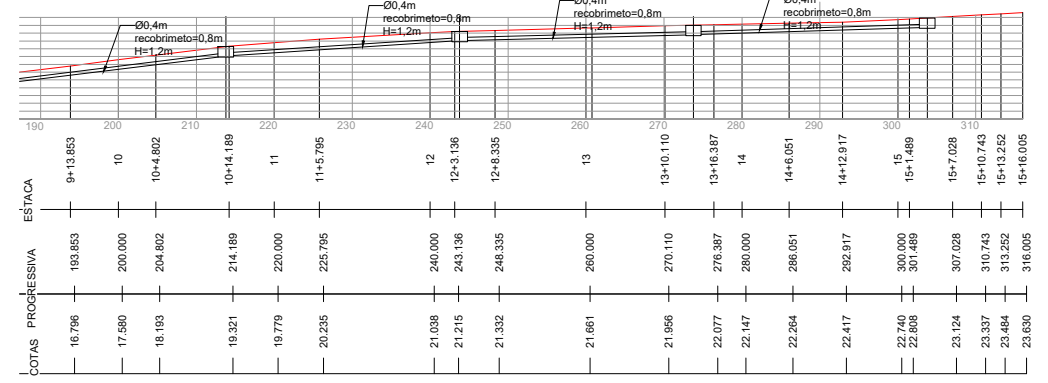


LEGENDA

- ☒ BOCA DE LOBO SIMPLES COM GRELHA - BLSG01
- ☐ CAIXA DE LIGAÇÃO- CLP01
- TUBULAÇÃO EXISTENTE
- EIXO DA PISTA

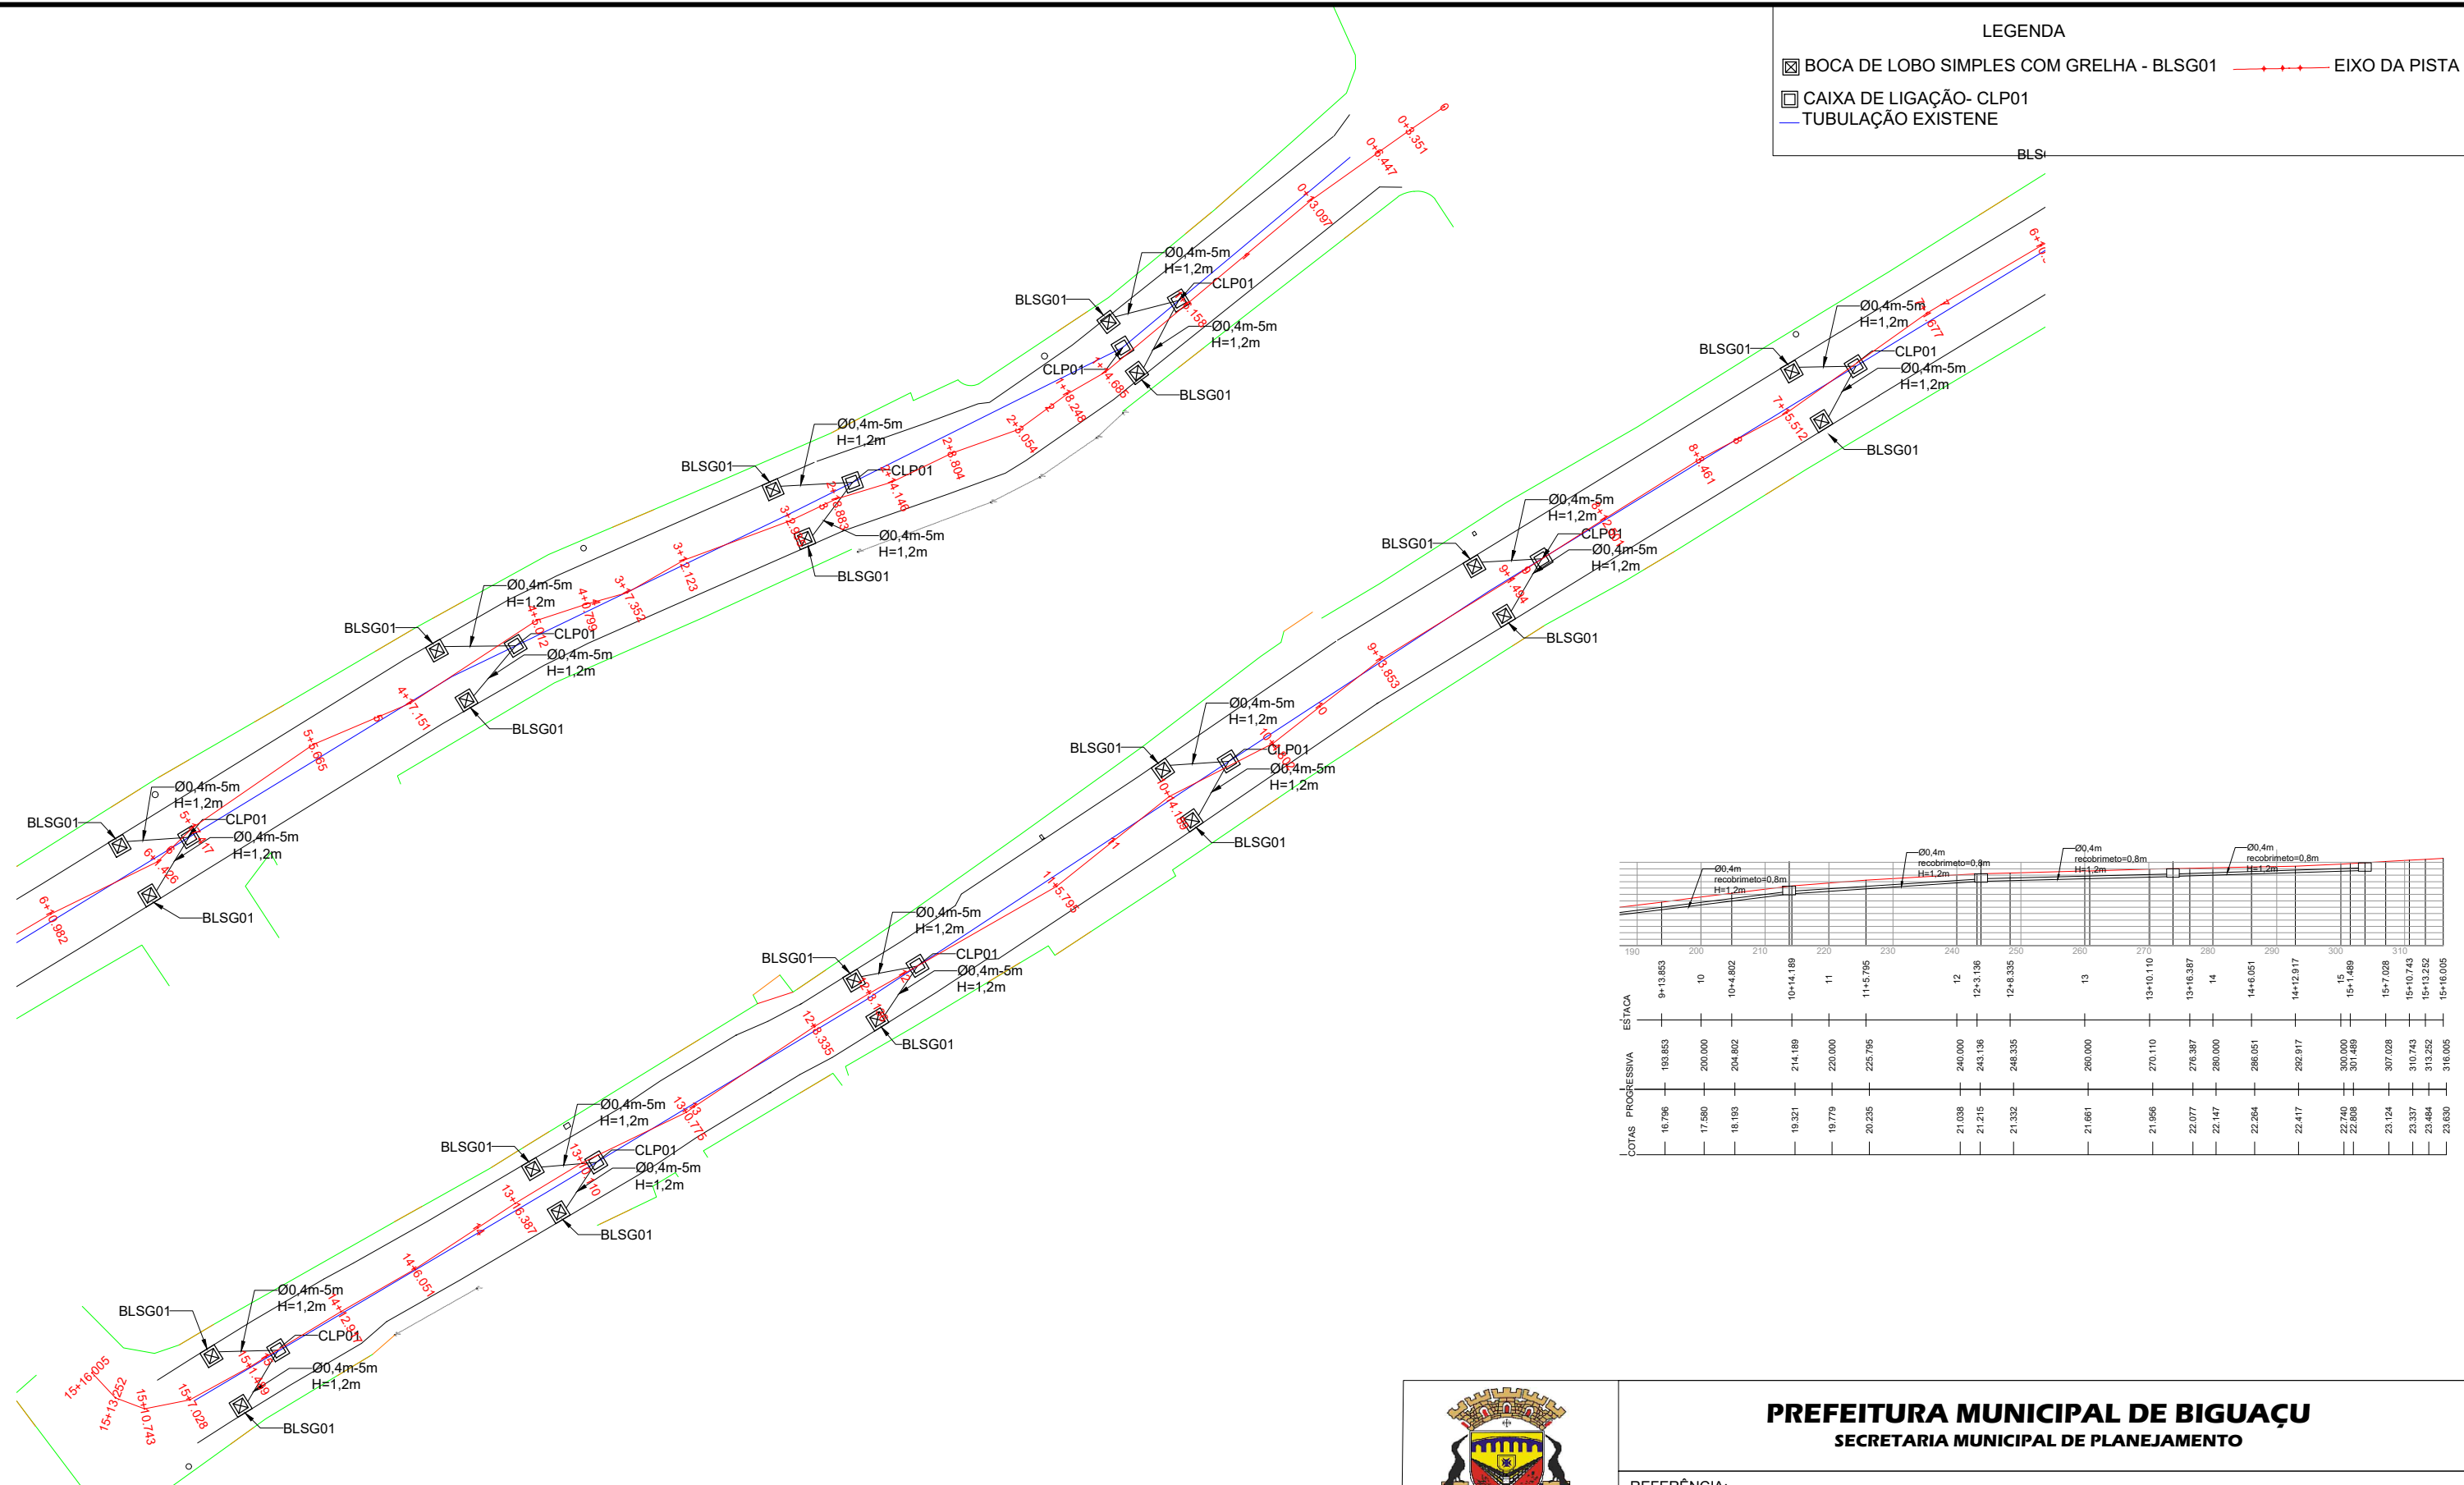

PREFEITURA MUNICIPAL DE BIGUAÇU
SECRETARIA MUNICIPAL DE PLANEJAMENTO

REFERÊNCIA: **PROJETO DE DRENAGEM**

PROPRIETÁRIO:
PREFEITURA MUNICIPAL DE BIGUAÇU

PROJETO:
PLANTA BAIXA - ESTACA 0 A 15+16.005

RESPONSÁVEL TÉCNICO:
FLÁVIO BOTKE E SILVA
Eng. Civil - CREA/SC 090922-3

LOCALIZAÇÃO:
RUA JOSÉ ANTÔNIO CARDOSO, BOM VIVER-BIGUAÇU/SC

DESENHO:
CAUBI PADILHA ALBINO

DATA:
MAIO/2023

ESCALA:
1:500

FOLHA:
2/4